


RZUT PRZYZIEMIA

skala 1:50

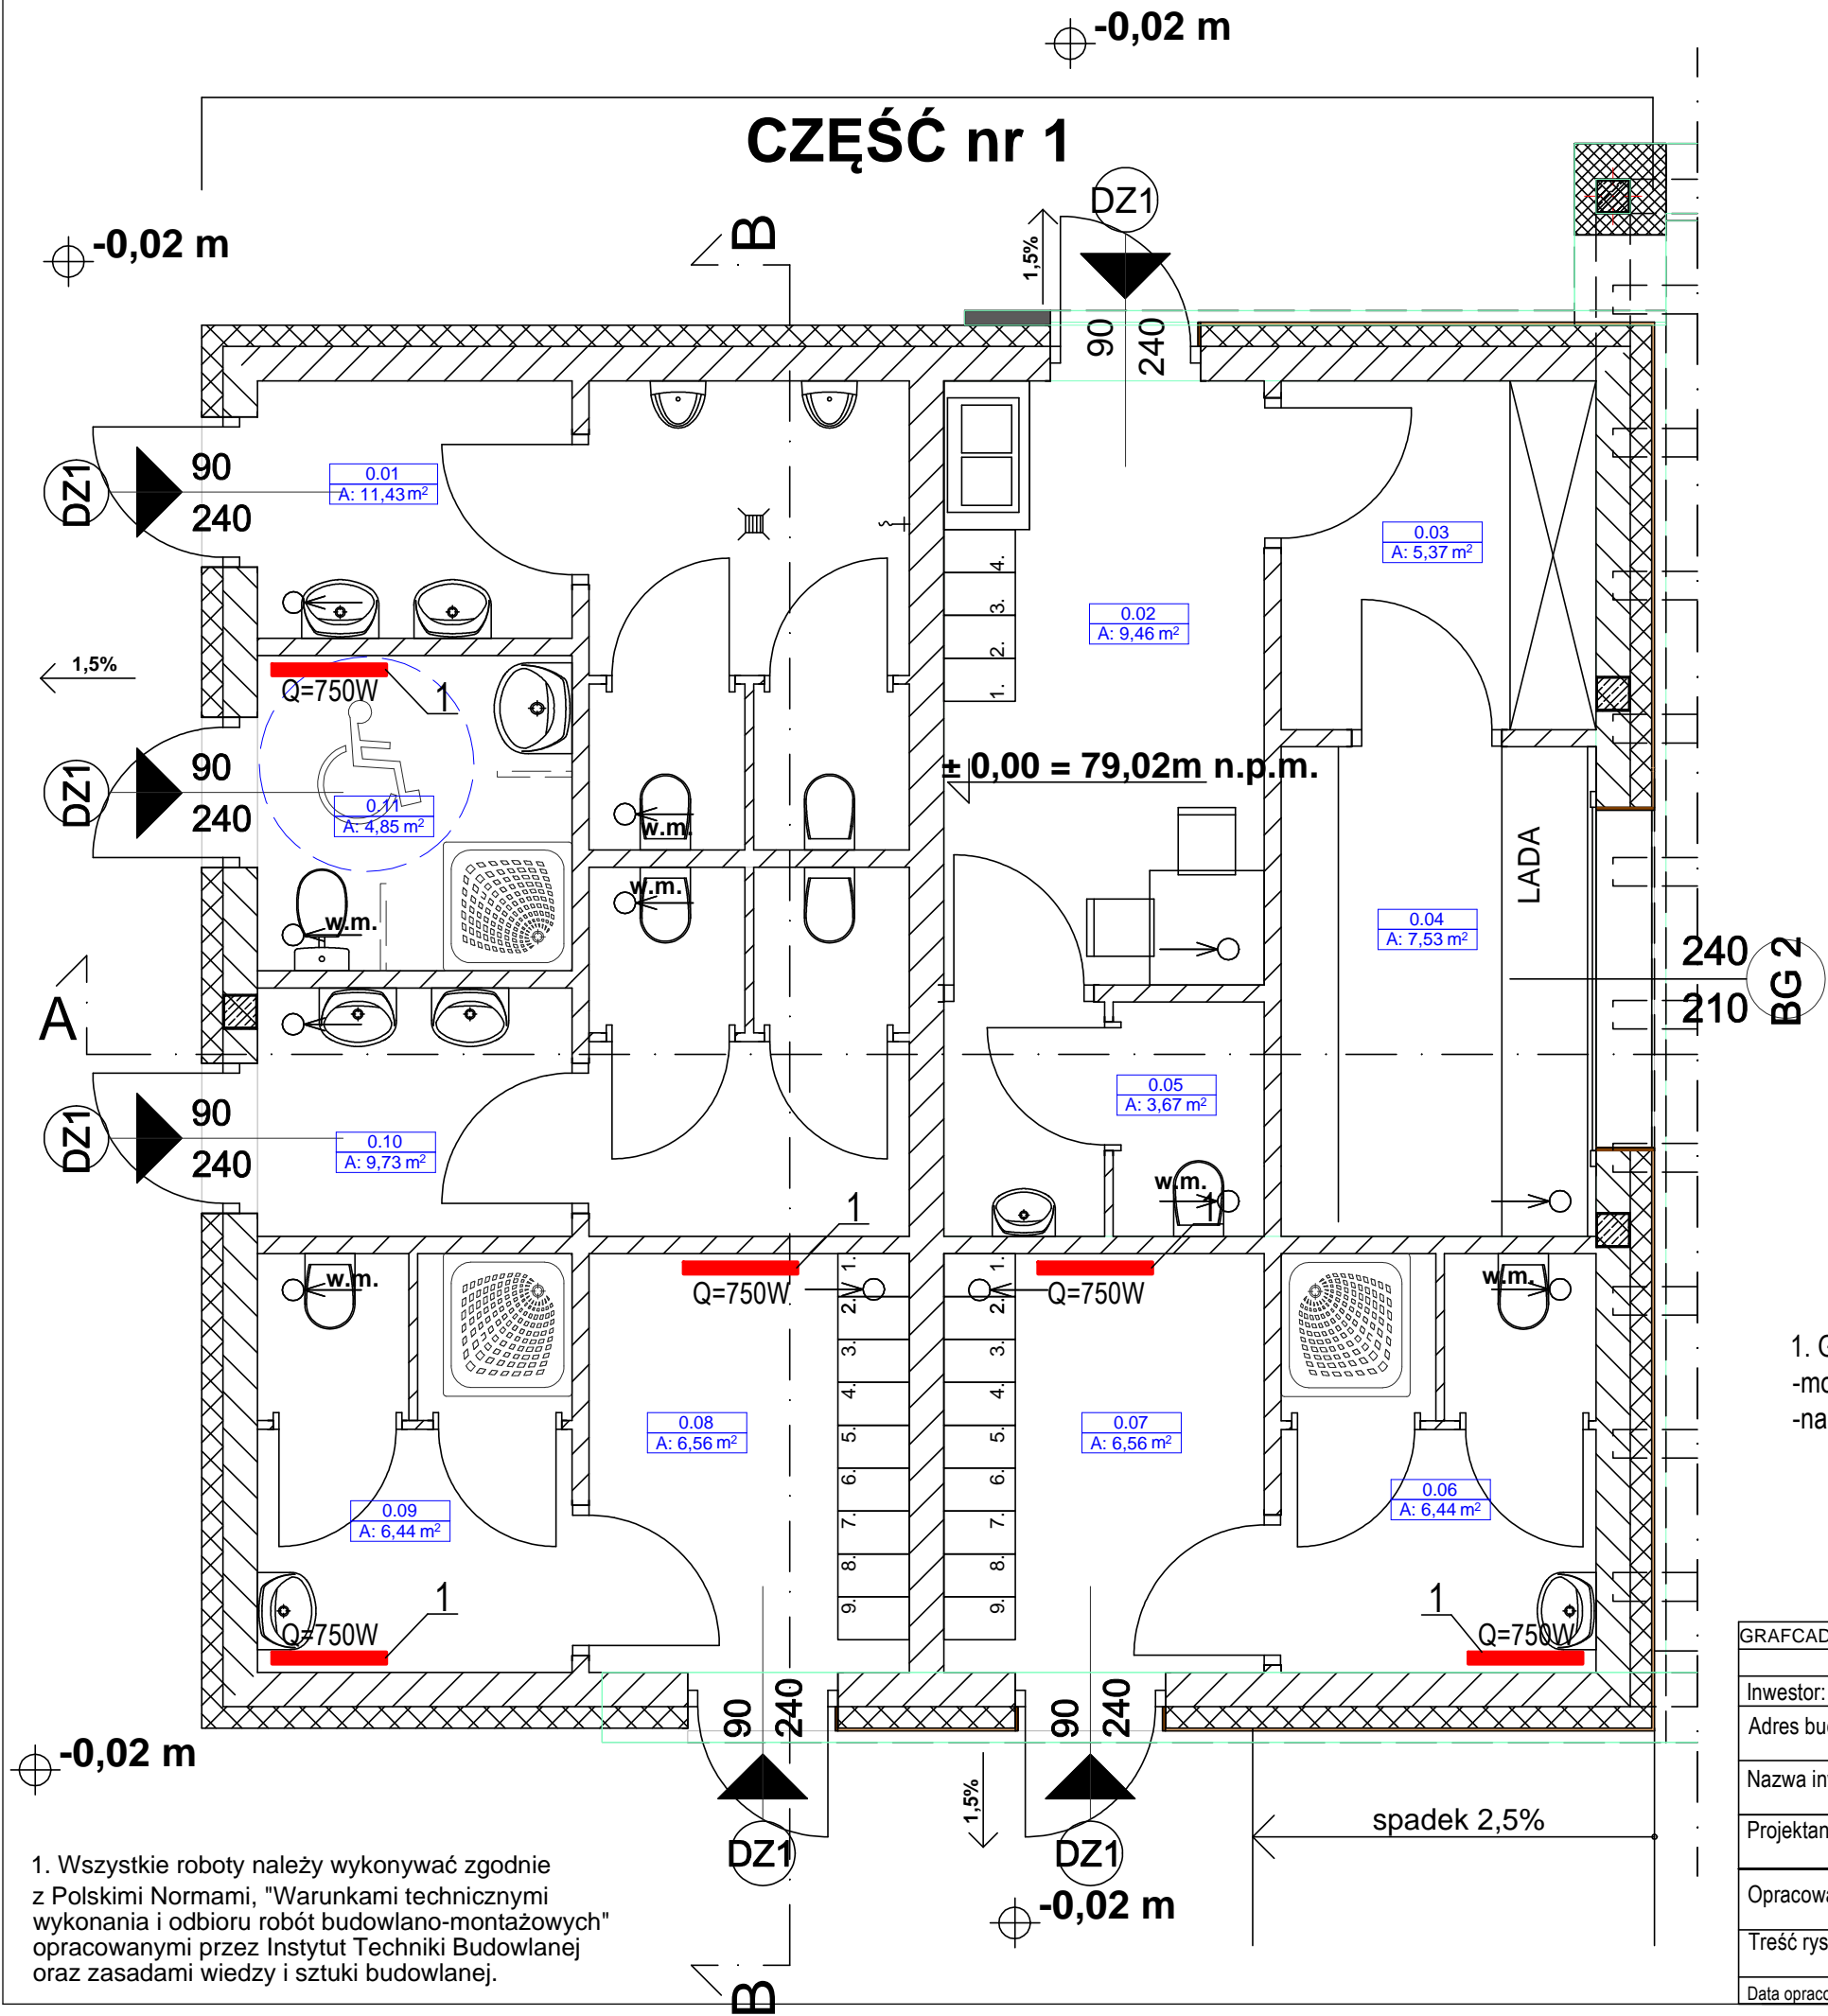

1. Grzejnik elektryczny o mocy Q=750W 5szt
-moc 750W
-napięcie 230V

GRAFCAD Szymon Siwka Os. Włókietka 28/9 62-200 Gniezno TEL. 609-773-131					
	Branża:	SANITARNA	Stadium dokumentacji:	PROJEKT BUDOWLANO- WYKONAWCZY	
Inwestor:	GMINA INOWROCŁAW, UL. KRÓLOWEJ JADWIGI 43, 88-100 INOWROCŁAW				
Adres budowy:	ŁOJEWO, GM. INOWROCŁAW, DZ. NR 195/4, 195/5, 195/14, 195/15				
Nazwa inwestycji:	BUDOWA OŚRODKA SPORTU WRAZ Z BUDOWĄ BUDYNKU PRZYSTANI WODNEJ				
Projektant:	inż. Stefan Miliński		upr. budowlane do projektowania bez ograniczeń w specjalności sanitarniej nr ewid. 143/75/PW		
Opracował	mgr inż. Szymon Siwka				
Treść rysunku:	RZUT PARTERU - INSTALACJA C. O.				
Data opracowania	15.11.2017r	nr rysunku	S - 6	skala	1 : 50

1. Wszystkie roboty należy wykonywać zgodnie z Polskimi Normami, "Warunkami technicznymi wykonania i odbioru robót budowlano-montażowych" opracowanymi przez Instytut Techniki Budowlanej oraz zasadami wiedzy i sztuki budowlanej.